



AUTORIMESSA PIANO -2

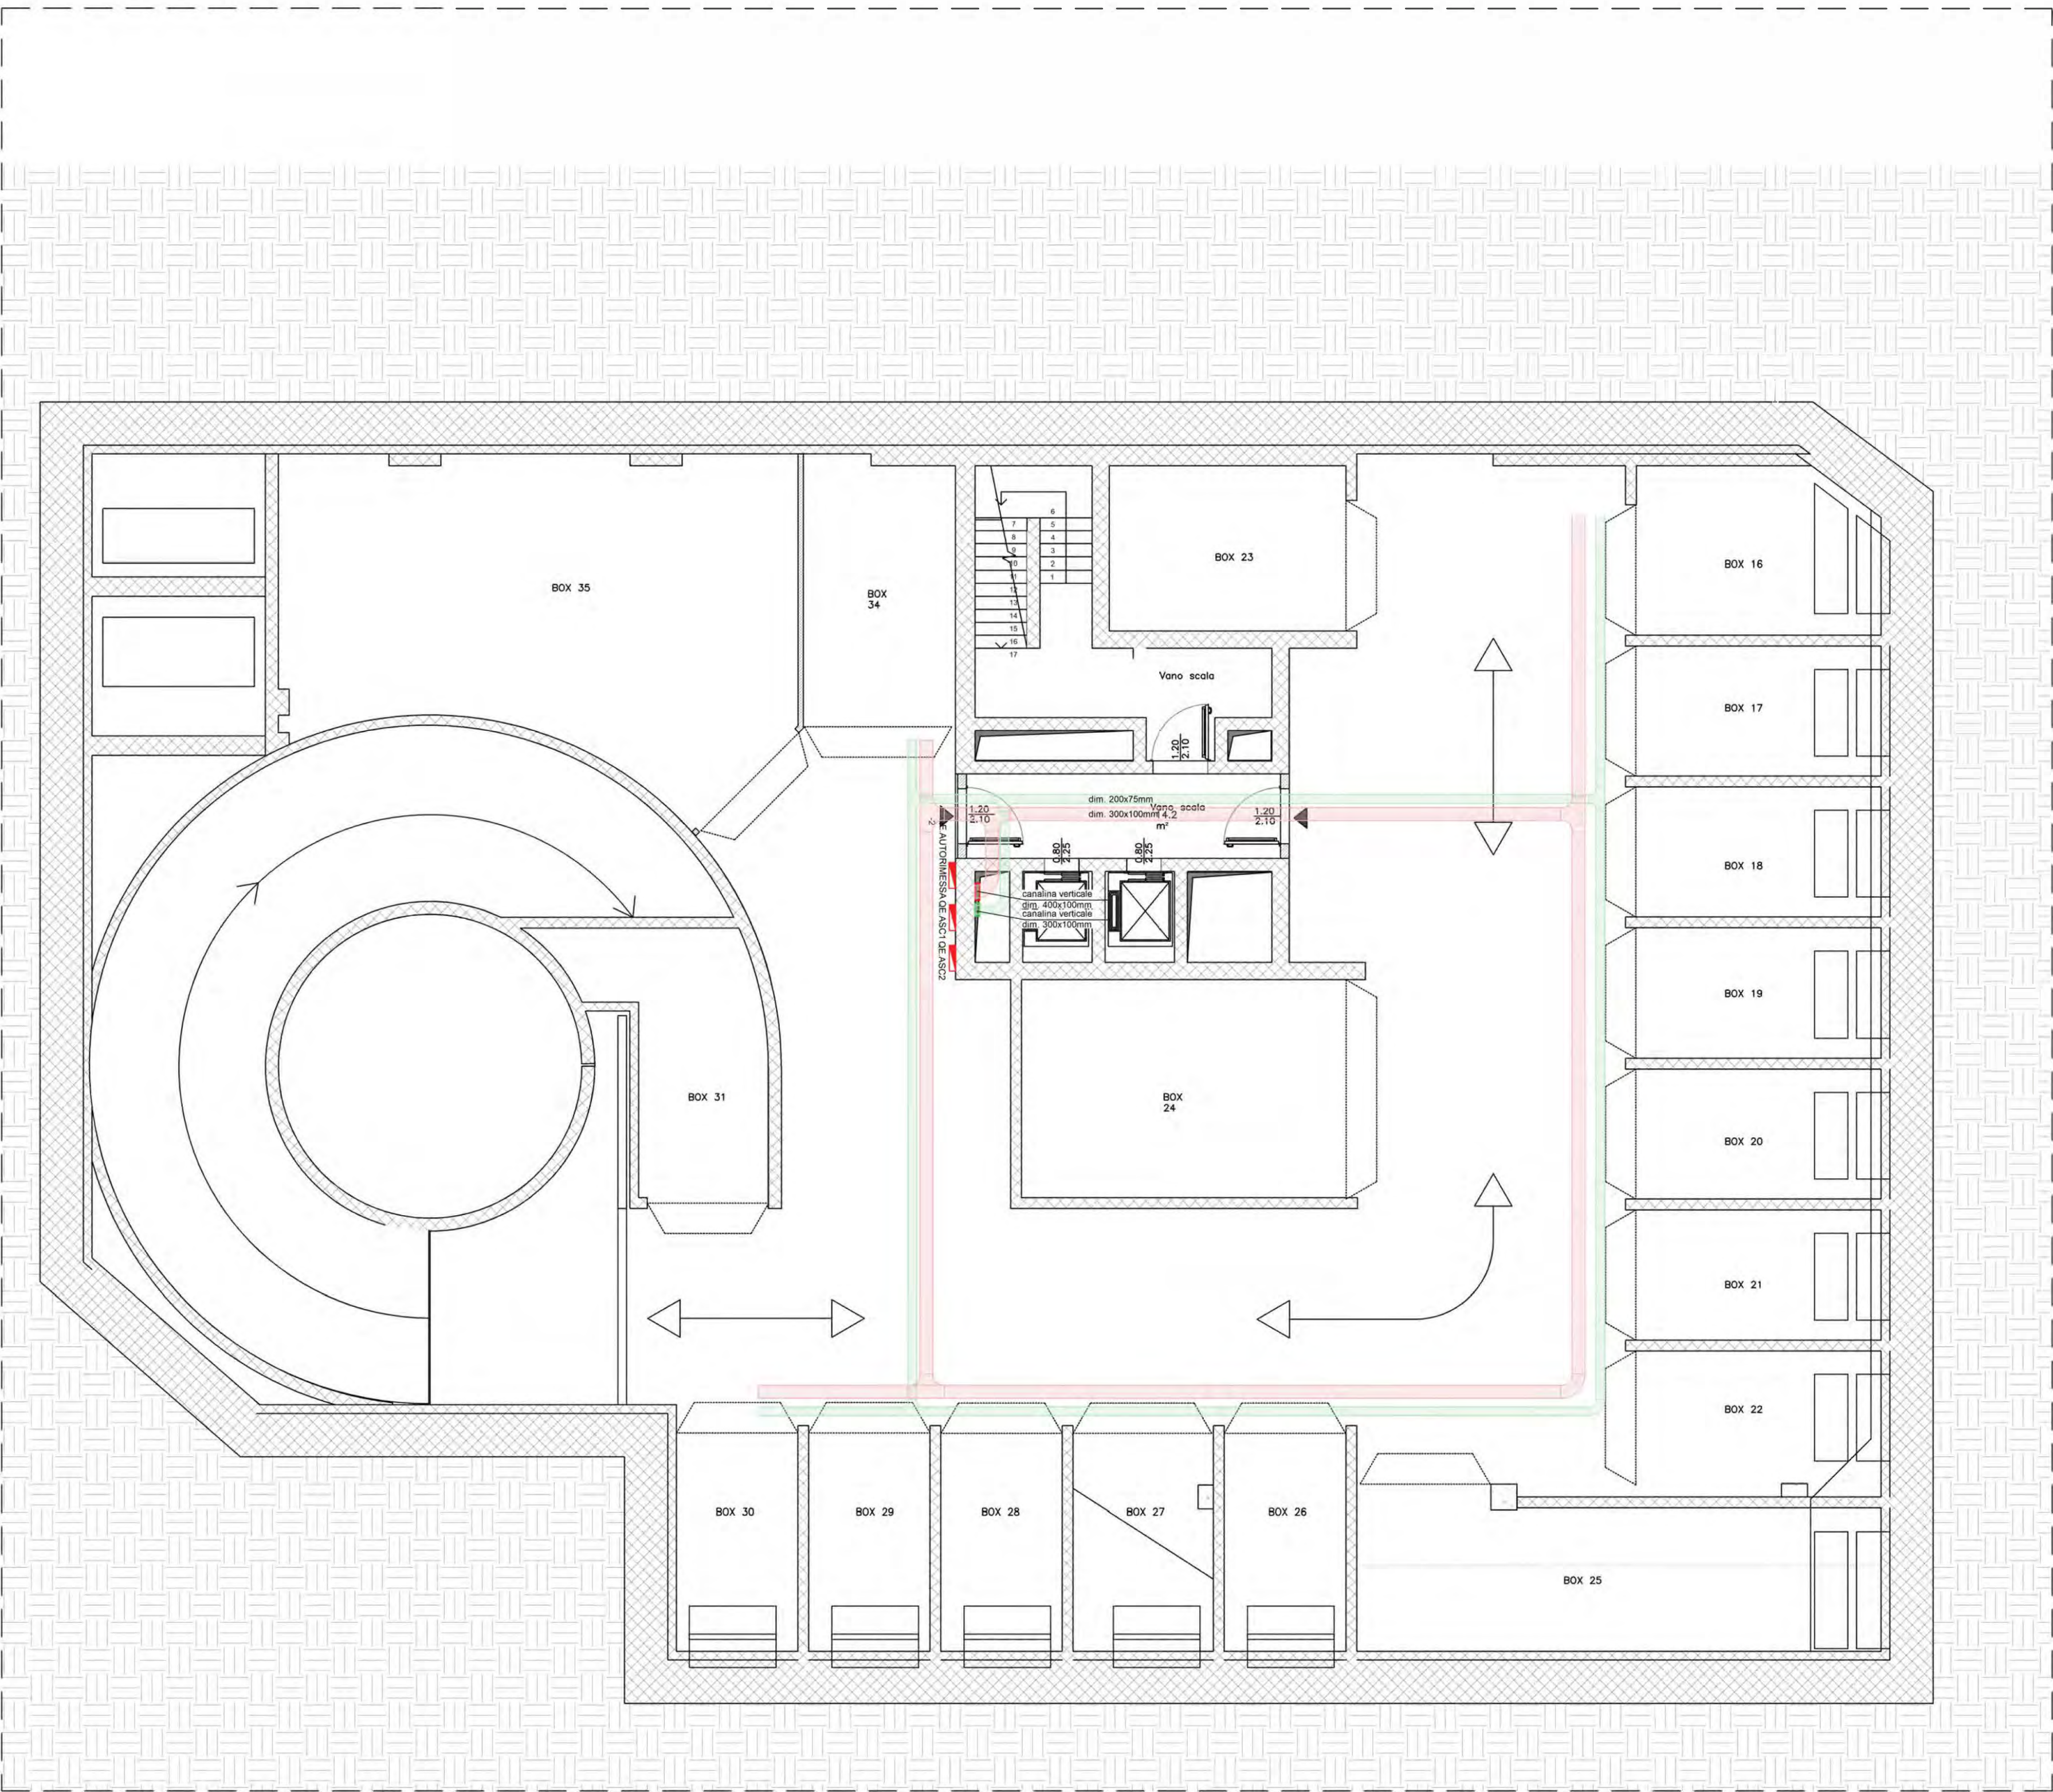

AUTORIMESSA PIANO -1

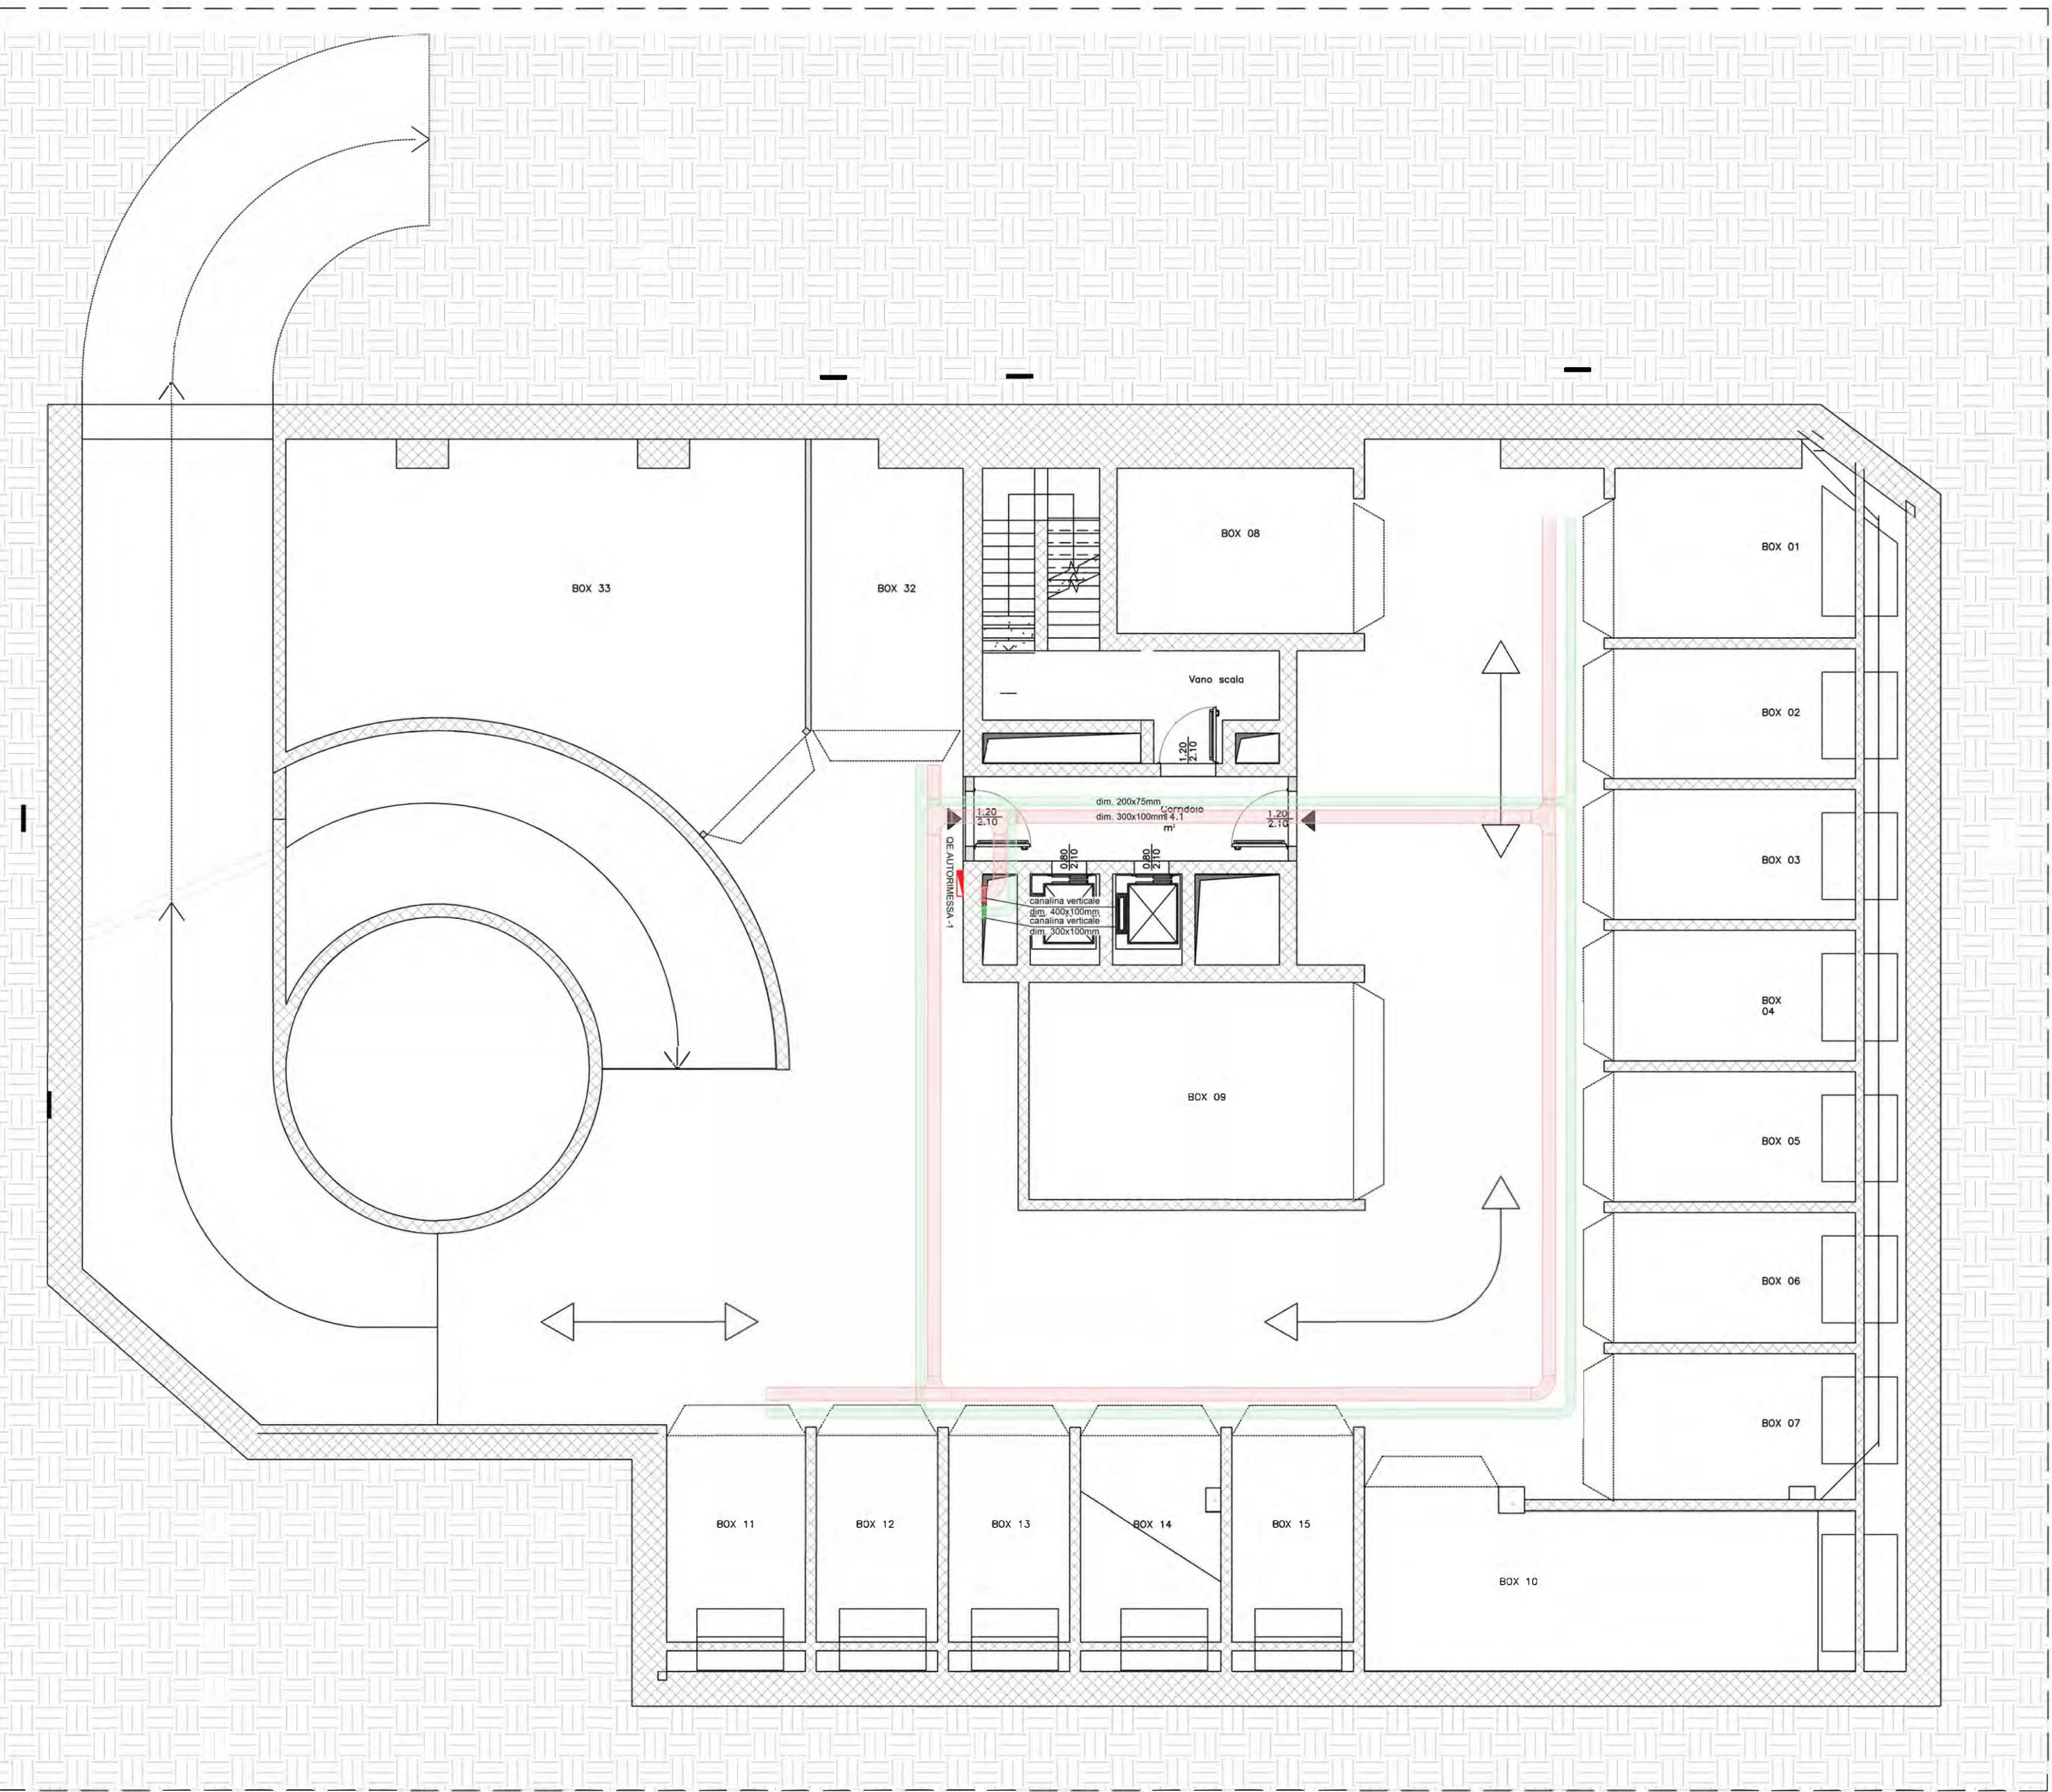

LEGENDA DISTRIBUZIONE ELETTRICA PRINCIPALE

Simbolo	Descrizione
	Quadro elettrico (utenza di riferimento indicata in planimetria)
	Canalina metallica di distribuzione impianti elettrici (dimensione indicata in planimetria)
	Canalina metallica di distribuzione impianti speciali (dimensione indicata in planimetria)
	Canalina verticale di distribuzione impianti elettrici e speciali (dimensione indicata in planimetria)

REVI DATA / DATE	DESCRIZIONE / DESCRIPTION	IL RICHIEDENTE	IL PROGETTISTA
		RCS Immobiliare S.r.l. Elio Rainone	DE TALES Ing. Francesco Paccaniccio Ing. Sara Ambrosio

**R.C.S. Immobiliare S.r.l.**  
Piazza del Popolo, 18  
00187 Roma (RM)  
C.F. e P. IVA 0427683052

Committente  
RCS IMMOBILIARE S.R.L.  
Piazza del Popolo 18  
00187 Roma, Italia  
T 061 5137104  
PEC: rcsimmobiliare@pec.it

**DE.TALES**

Progettazione Architettonica  
DE.TALES  
Via Aurelio Saffi 9  
20143 Milano, Italia  
T +39 02 4537 1150  
info@detales.it  
PEC: de.tales@legalmail.it



Progettazione Strutturale  
FEA TECNICA SRL  
Via Giovanni De Amicis 20 - 86079  
Venafrò, Italia  
T +39 0865 904357 - 0865 902405  
PEC: featecnica@pec.it



Progettazione MEP,  
Antincendio e Acustica  
RILO DIGITAL PLANNING SRL  
Largo L. Loria 8 - 00147 Roma, Italia  
T +39 06 69272837  
www.rilodp.it  
PEC: rilodigitalplanningsrl@legalmail.it

COMMITTENTE / CLIENT:  
RCS Immobiliare S.r.l.

PROGETTO / PROJECT:  
Horizon Building  
Via Rafastia 55, Salerno

PROGETTISTA / DESIGNER:  
Ing. Francesco Paccaniccio - Ordine degli ingegneri della provincia di Roma Sez A n.37130  
Ing. Sara Ambrosio - Ordine degli ingegneri della provincia di Latina Sez A n.2287

OGGETTO / OBJECT:  
PIANO URBANISTICO ATTUATIVO (P.U.A.) ex art.26 L.R.16/2004 ss.mm.ii. avente valore di P.d.R. ex Legge 5 agosto 1978 n. 457 ALL' INTERNO DELL' AMBITO DI R.U. (D.G.C n°226 del 12.06.2024 - Prot. N. 2024/241) RELATIVO AL PROGETTO DI DEMOLIZIONE E RICOSTRUZIONE DEL COMPLESSO EDILIZIO SITO ALLA VIA RAFASTIA N.55

TITOLO / DESCRIPTION:  
Layout distribuzione elettrica principale - Autorimessa piano -2 e -1

DATA / DATE: 14/07/2025	SCALA / SCALE: 1:100	DATA REV.: 0010	TAVOLA / DRAWING: 0010-AE3SDP_1001	REV.: 00
FORMAT: A1++	NOME FILE / FILE NAME: Rafastia Impianti elettrici e speciali.dwg	COMMESSA / JOB:		